

TAVOLA RUE	ZONA RUE	DATI CATASTALI	
Tavola RUE.52/Te	AP_1	FOGLIO n°89	PARTICELLA n°375 sub 2 n°498 sub 2
Protocollo Generale			
Spazio riservato all'Ufficio Tecnico			

Il Committente:
 MONTIRONE s.r.l.
 Via Einstein, 15
 P.IVA 0954644205
 40017 San Giovanni in Persiceto (BO)

Il Tecnico:
 Studio Tecnico
BASTELLI ingegnere MASSIMO
 Via del Lavoro, 25 - 40133 Casalecchio di Reno (BO) -
 P.IVA 0307943205 CF 03178540270
 Tel./Fax 05176284 Mobile 335325900
 Email: studiotechnico@tin.it

Firma: _____

Elaborazione grafica Dis. tecnico L. Garzanti Paoletti

Descrizione dell'intervento e destinazione d'uso
PERMESSO DI COSTRUIRE
 per realizzazione nuovi uffici e refettorio

N° Elaborato	Tavola	Unità Edilizia
1	STATO LEGITTIMATO PIANTE - SEZIONE - PROSPETTO	

DATI LEGITTIMATI

Superfici ACCESSORIE	MQ.80,43
Superfici UTILI	MQ.1.636,76

Superfici ACCESSORIE

LOCALI TECNICI/TETTOIA	mq
Vano tecnico Deposito C1	mq.23,84
Vano Tecnico Sala Macchine	mq.25,68
Loggia	mq.16,06
Tettoia	mq.14,86
TOTALE	MQ.80,43


Superfici UTILI

SERRAMENTI/SPOGLIATOI	mq
Doccia	mq.1,12
Doccia	mq.1,12
Spogliatoio donne	mq.19,00
Antibagno	mq.2,53
Disimpegno	mq.5,14
Wc	mq.3,20
Wc	mq.3,72
Wc	mq.3,17
Wc	mq.2,46
Wc	mq.1,98
Antibagno	mq.3,30
Spogliatoio uomini	mq.22,78
Doccia	mq.1,12
Doccia	mq.1,12
TOTALE	MQ.74,76


UFFICIO PIANO TERRA	mq
Ufficio	mq.12,03
Refettorio	mq.24,82
UFFICIO PIANO PRIMO	
Ufficio	mq.30,57
Ripostiglio	mq.13,57
TOTALE	MQ.80,99

LABORATORIO	mq
Deposito Magazzino	mq.105,76
Deposito Magazzino	mq.195,29
Reparto Fondatoria	mq.892,84
Reparto Specizioni	mq.287,12
TOTALE	MQ.1.481,01

ESTRATTO DI MAPPA

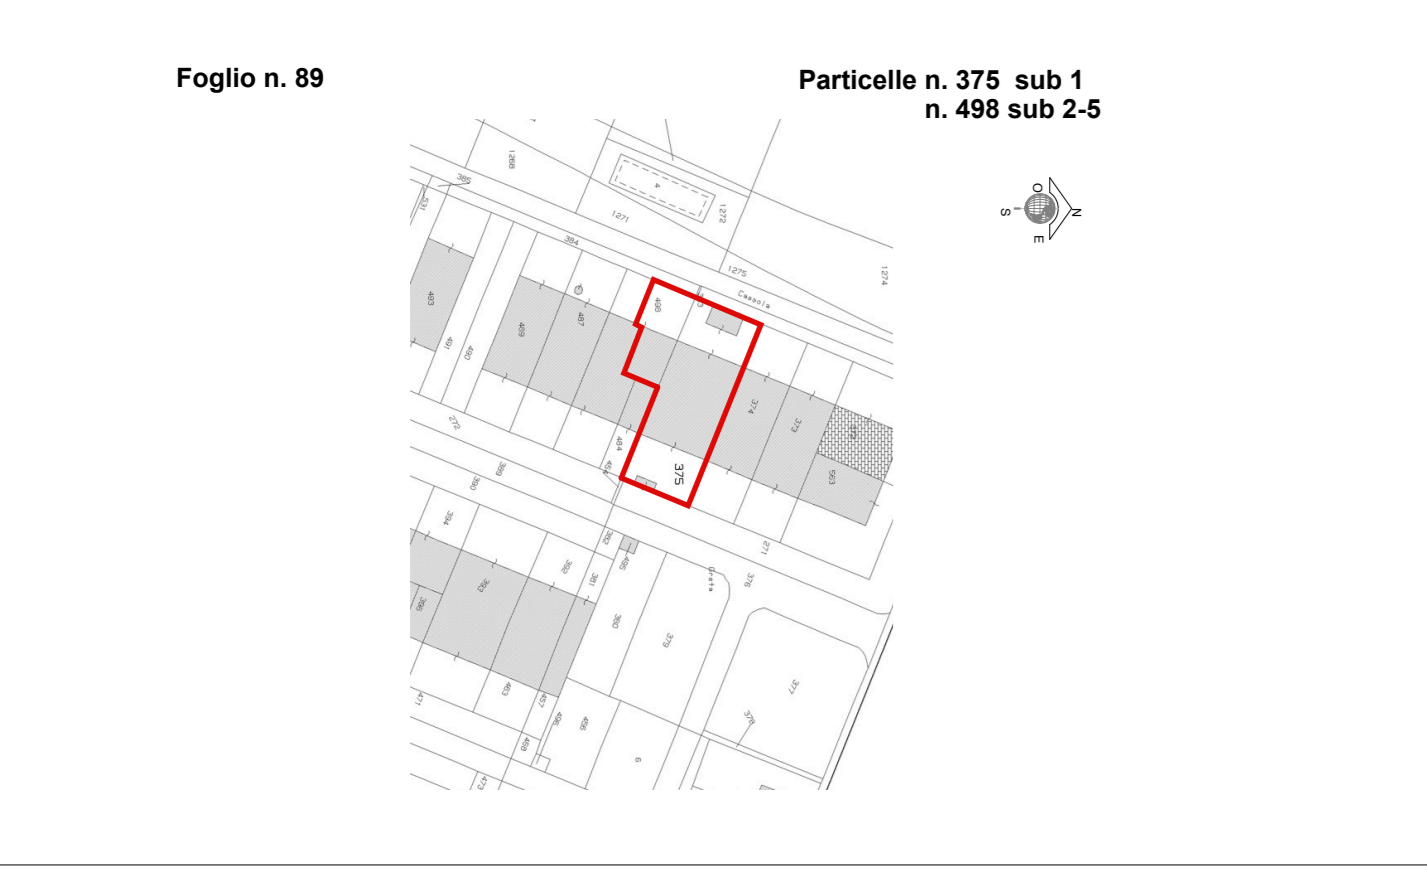


ESTRATTO DI R.U.E.

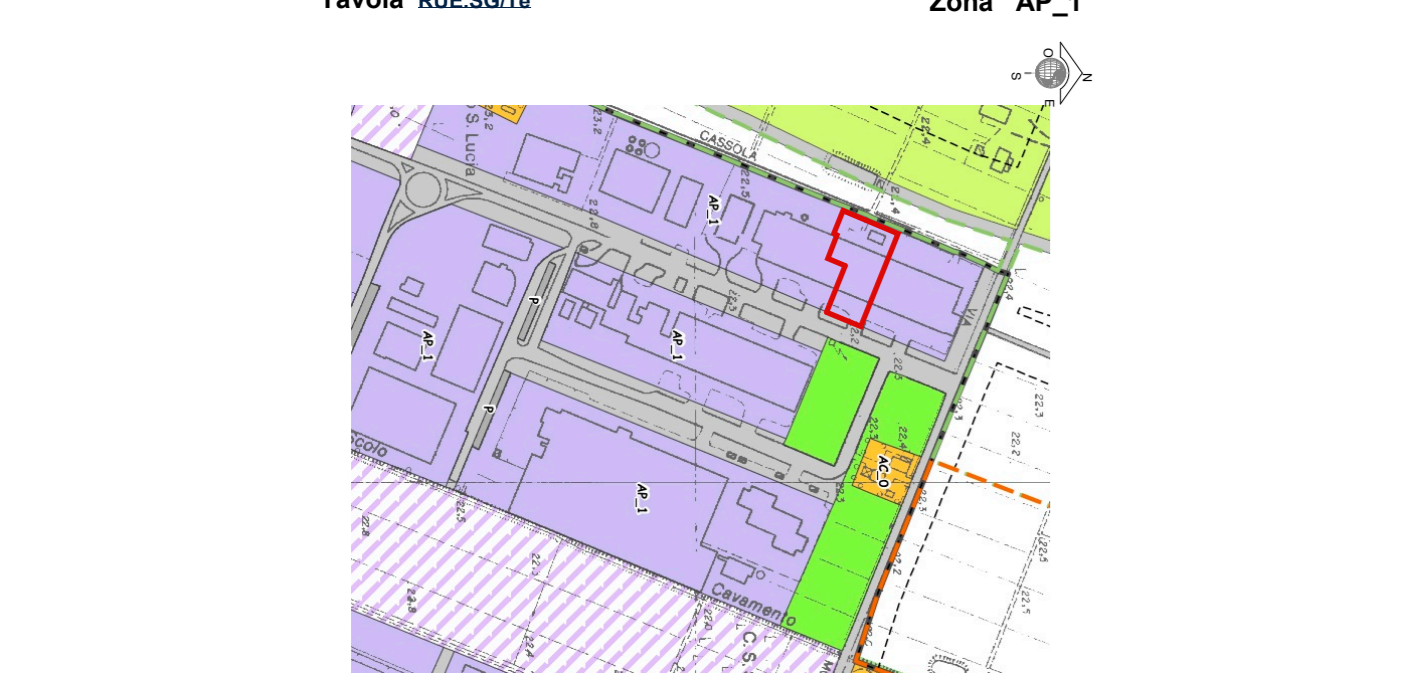


come da PdC p.g.499/2013 in data 01/08/2013 - Variante p.g.162/2015 in data 03/04/2015 - SCIA p.g.18937 in data 08/05/2017 e CILA n. 14847 del 09/04/2018


PLANIMETRIA GENERALE PIANO TERRA scala 1:200

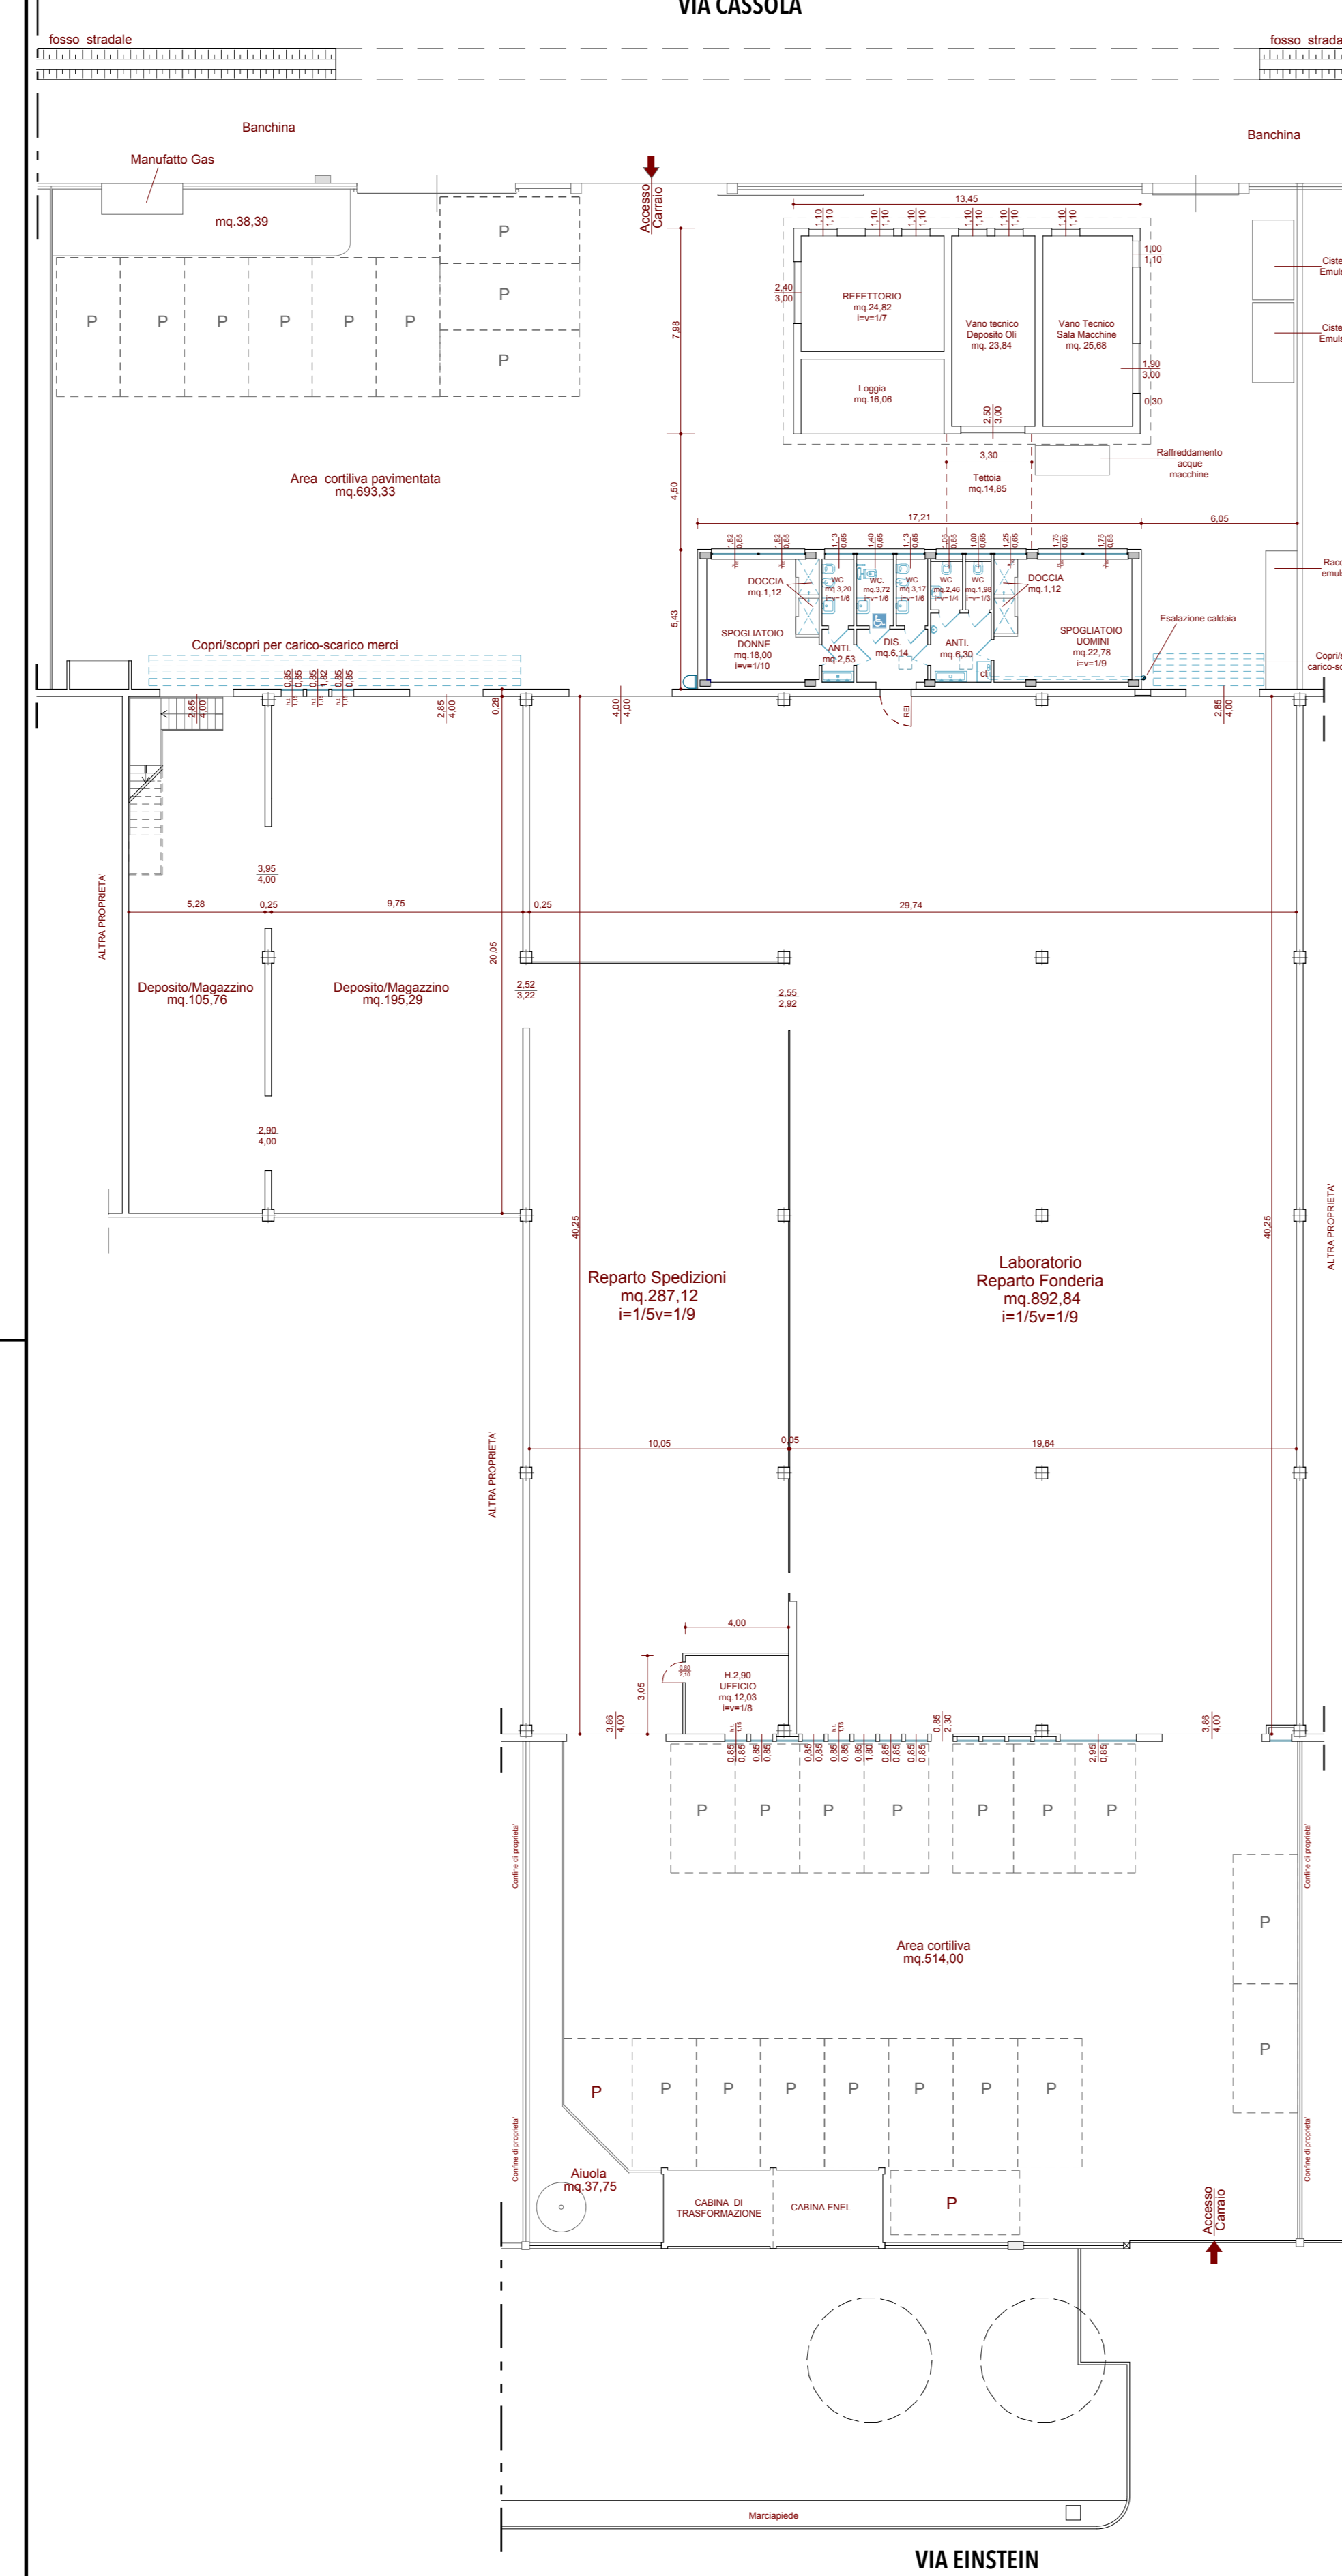


PLANIMETRIA GENERALE PIANO PRIMO scala 1:200

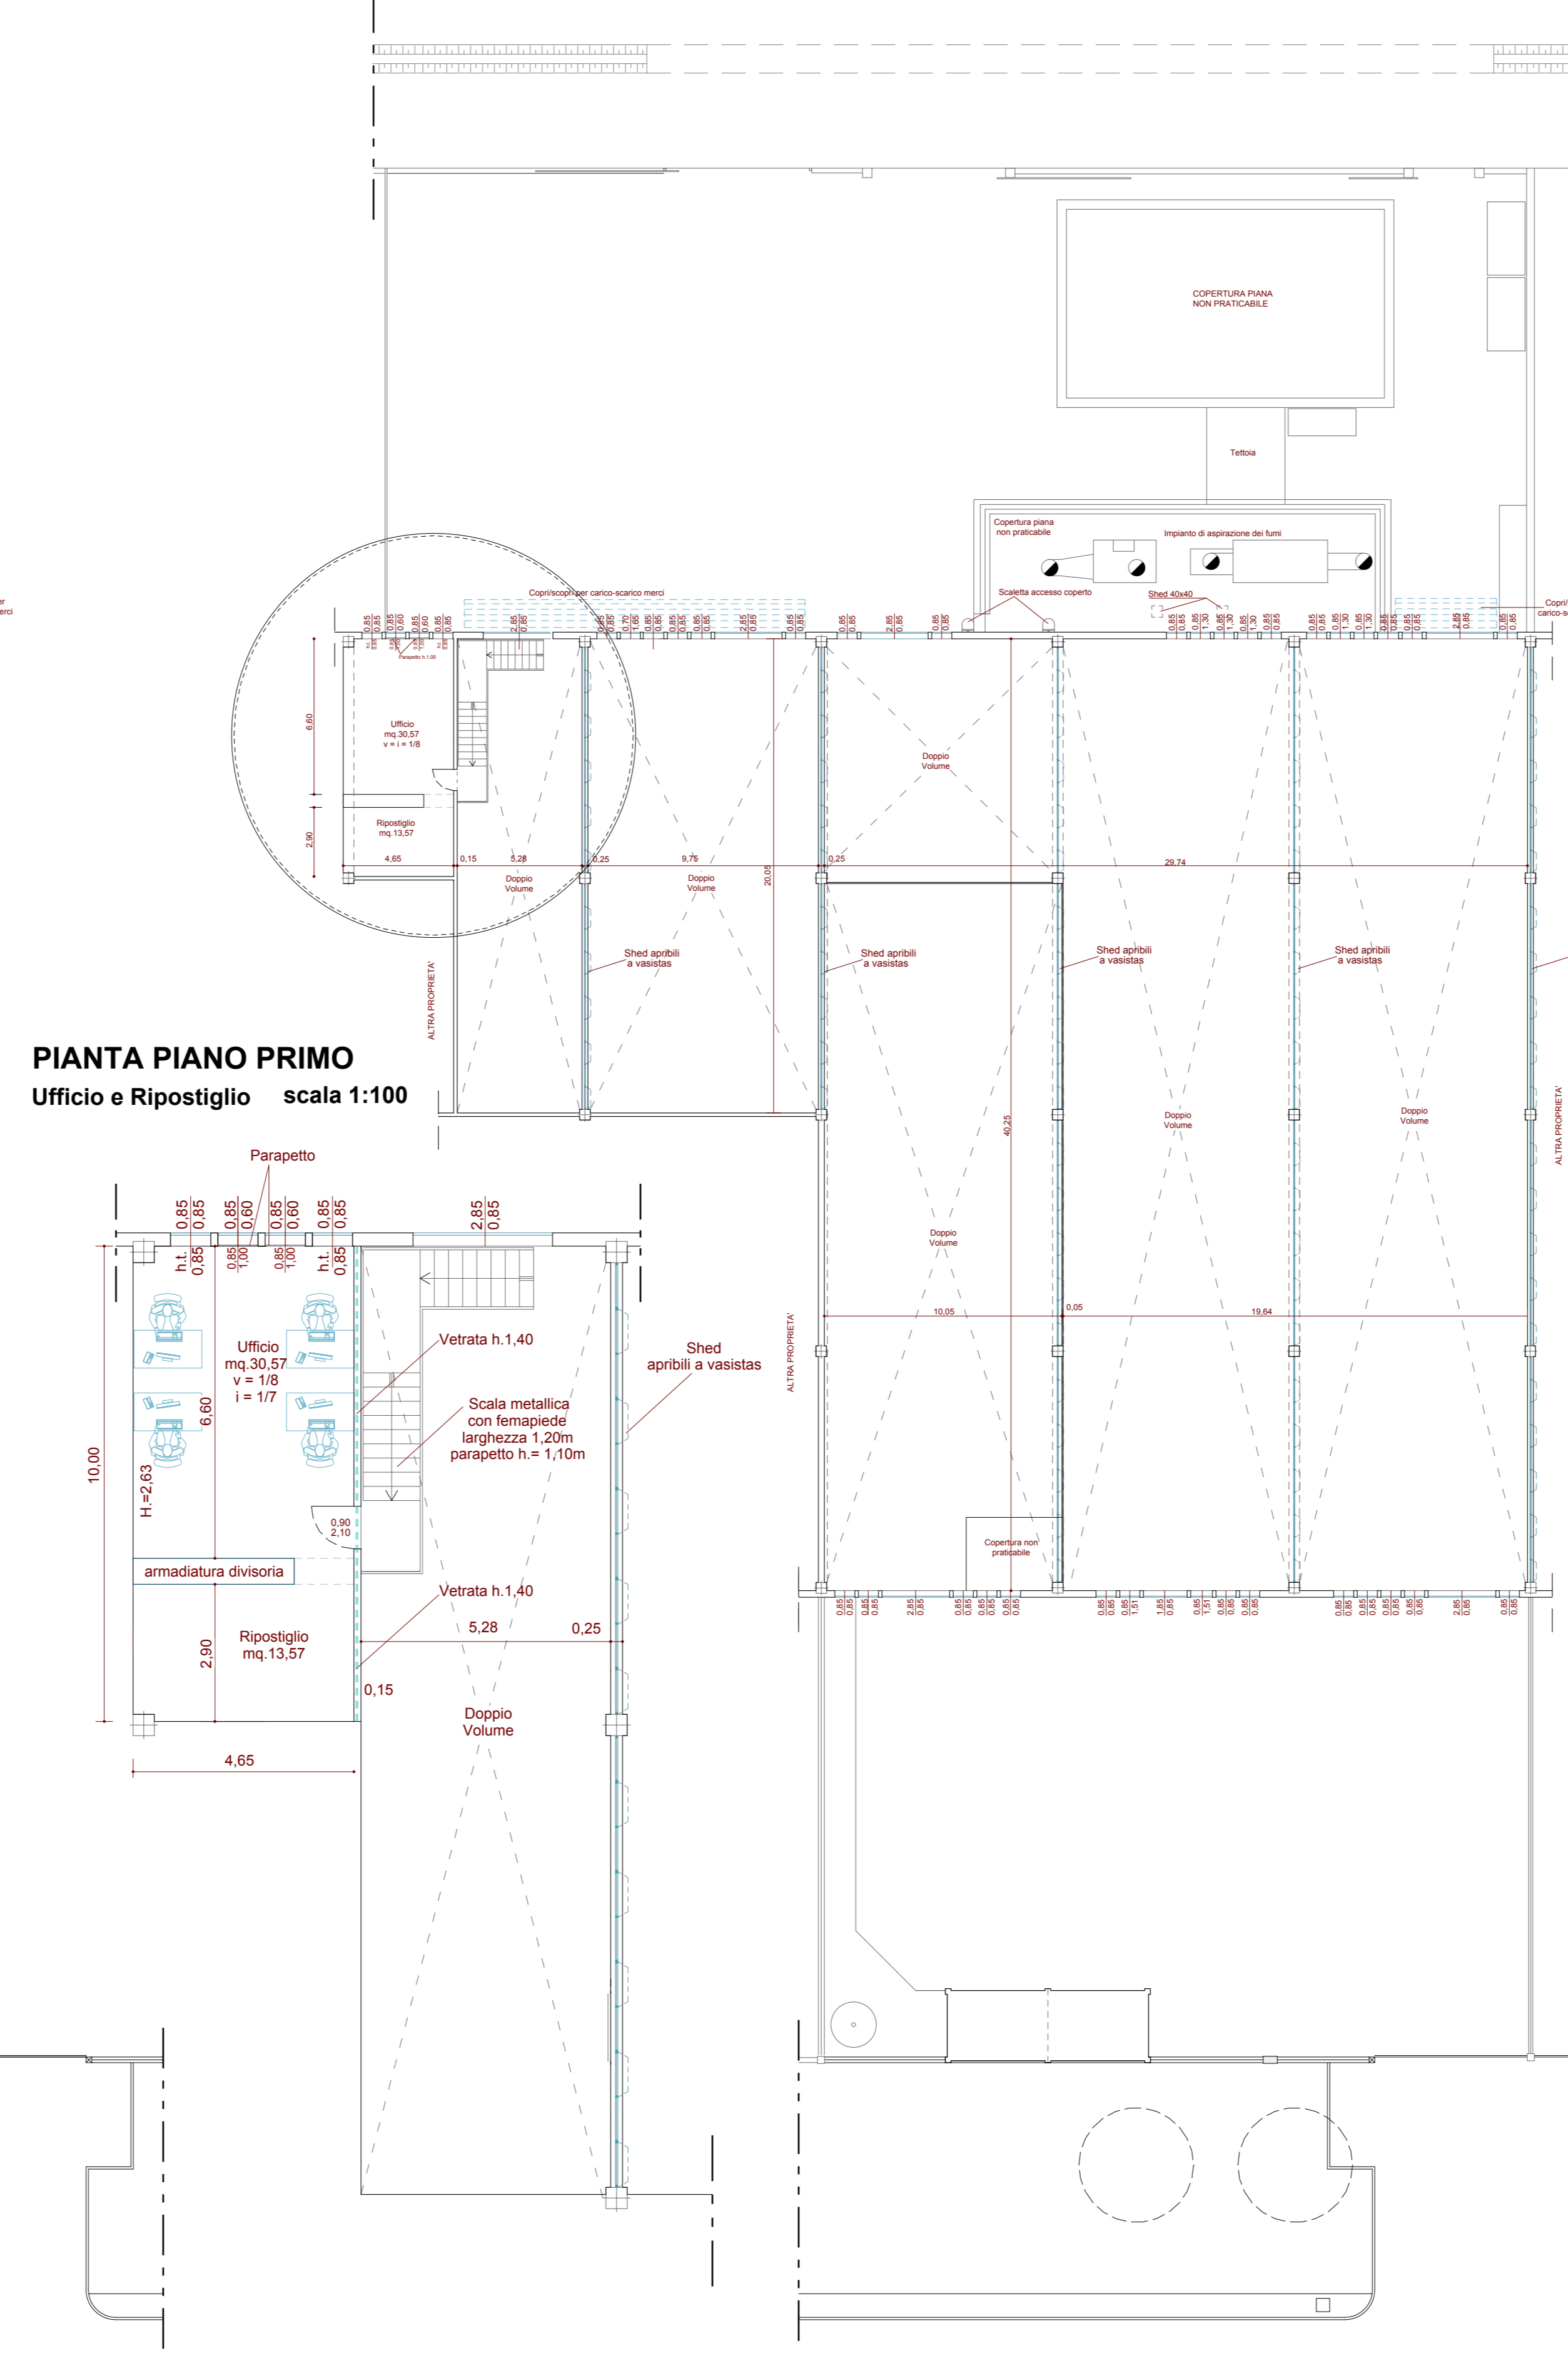


PIANTA PIANO TERRA scala 1:100

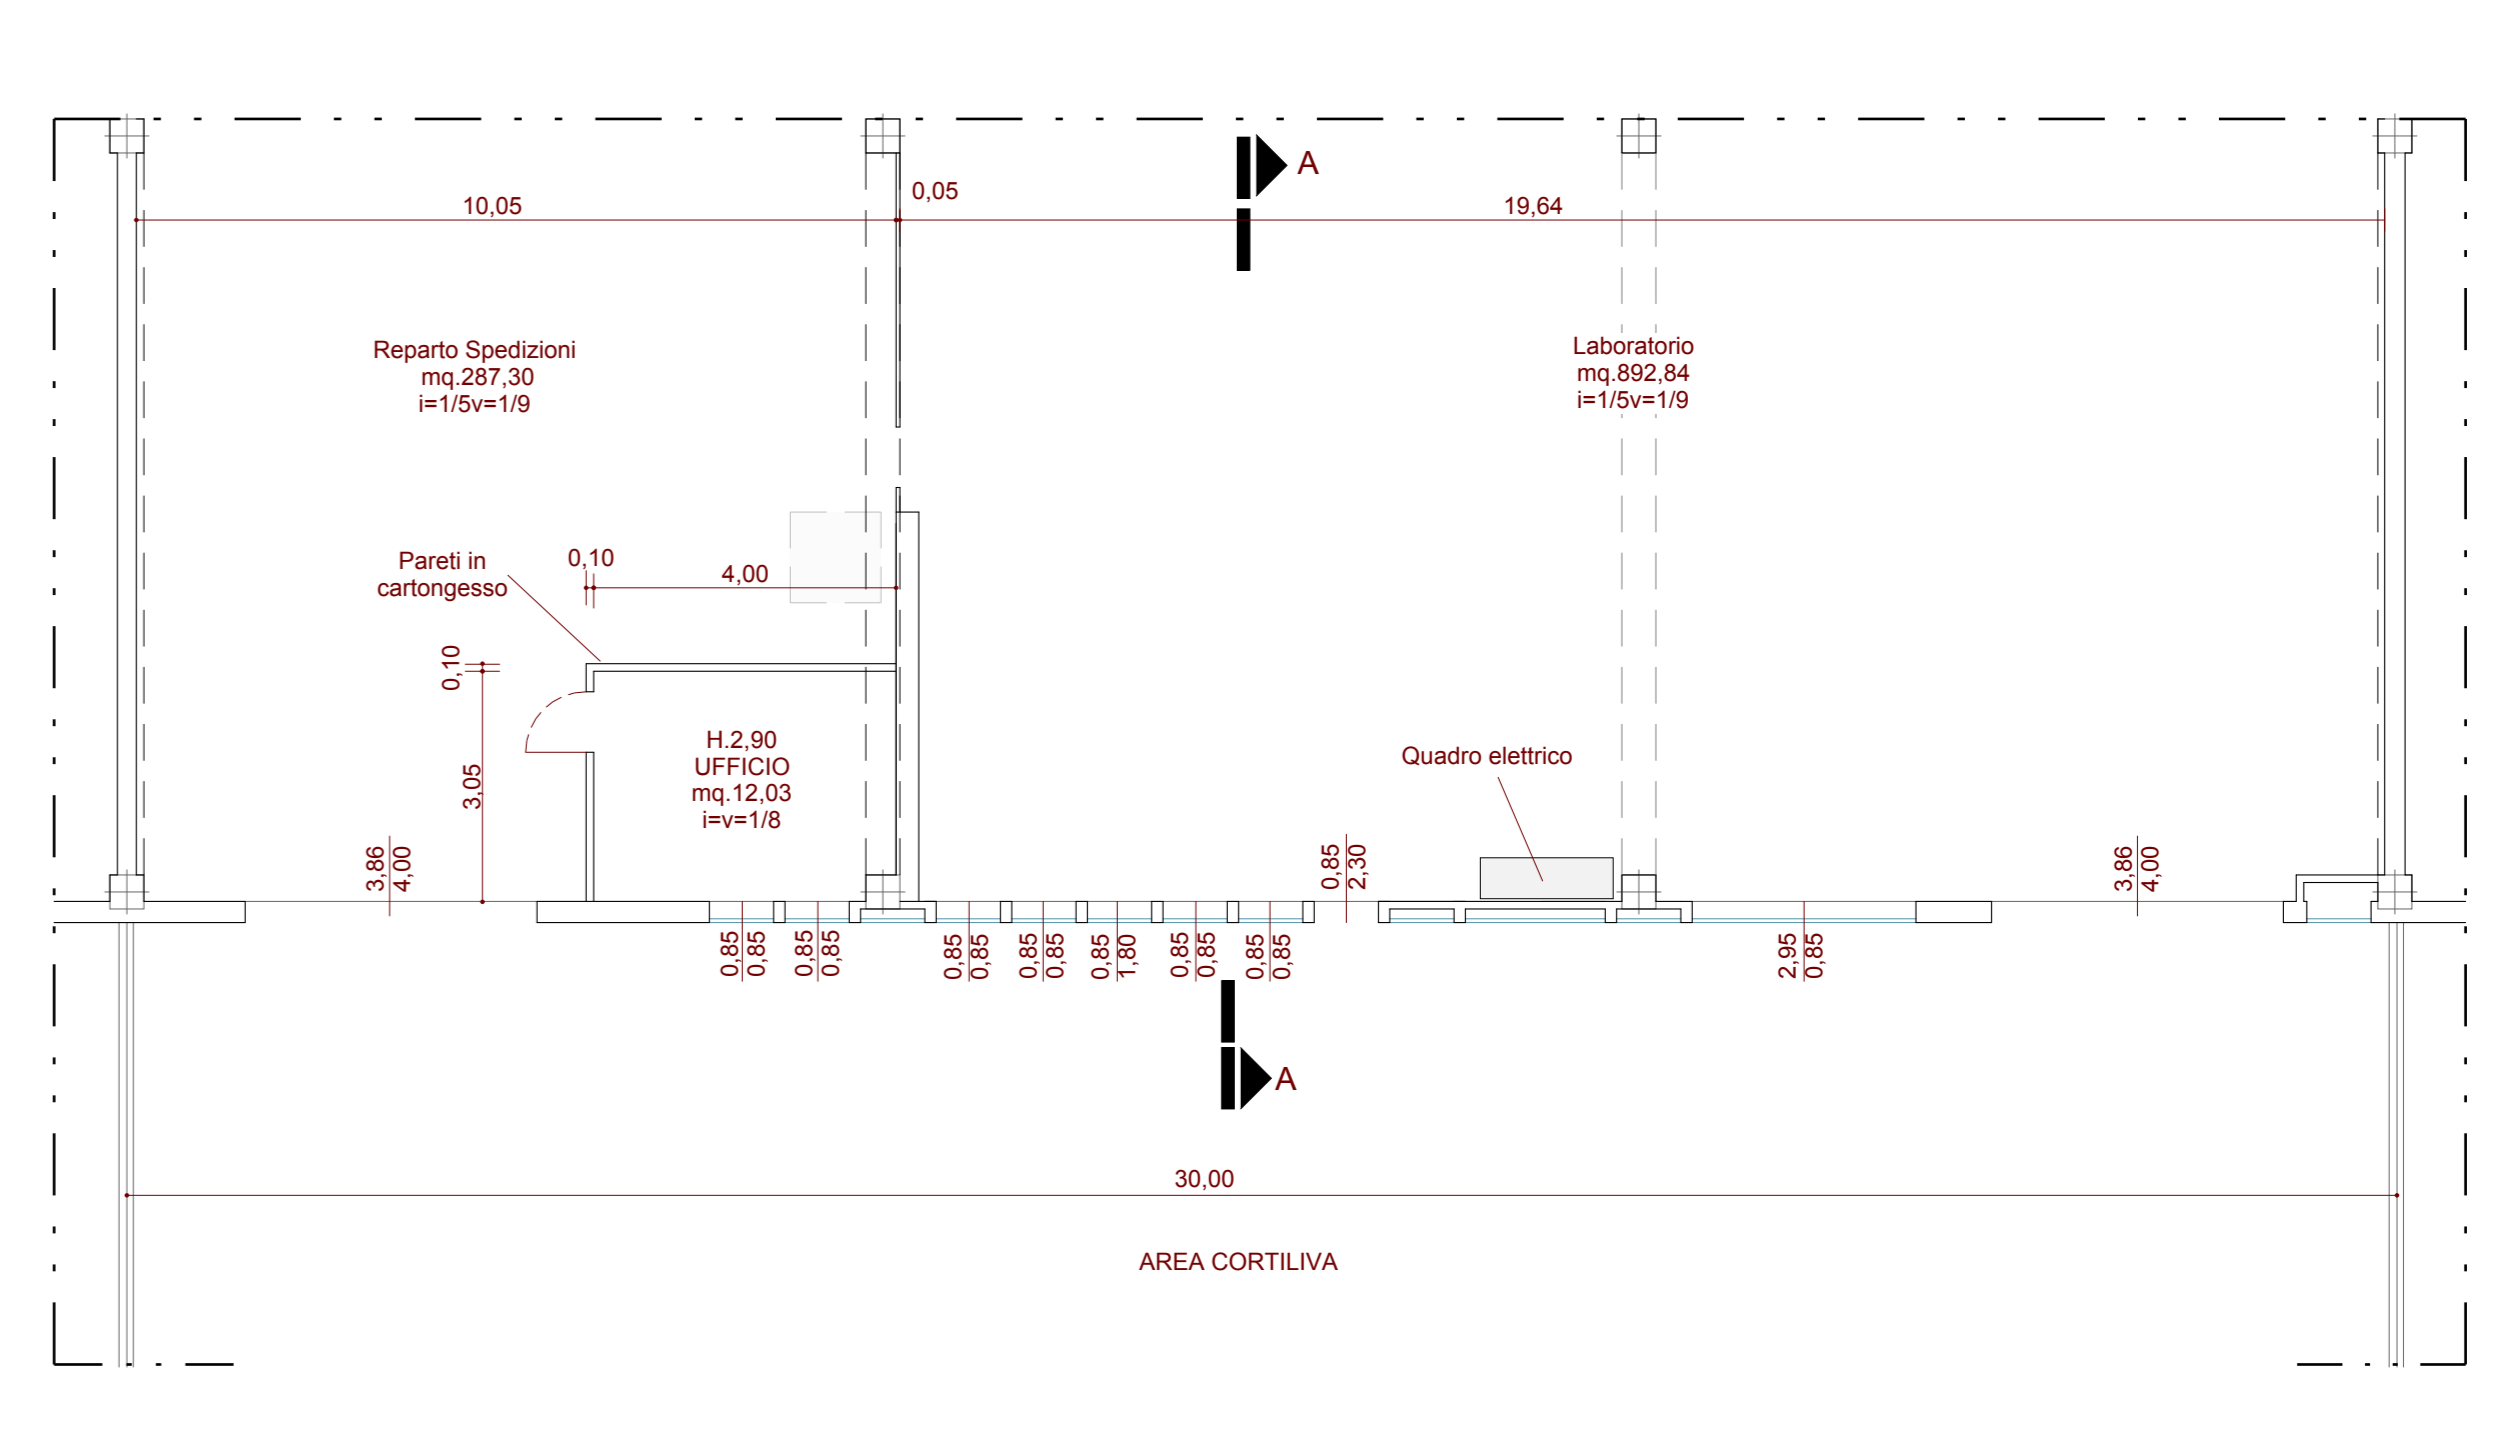


PIANTA PIANO PRIMO scala 1:100

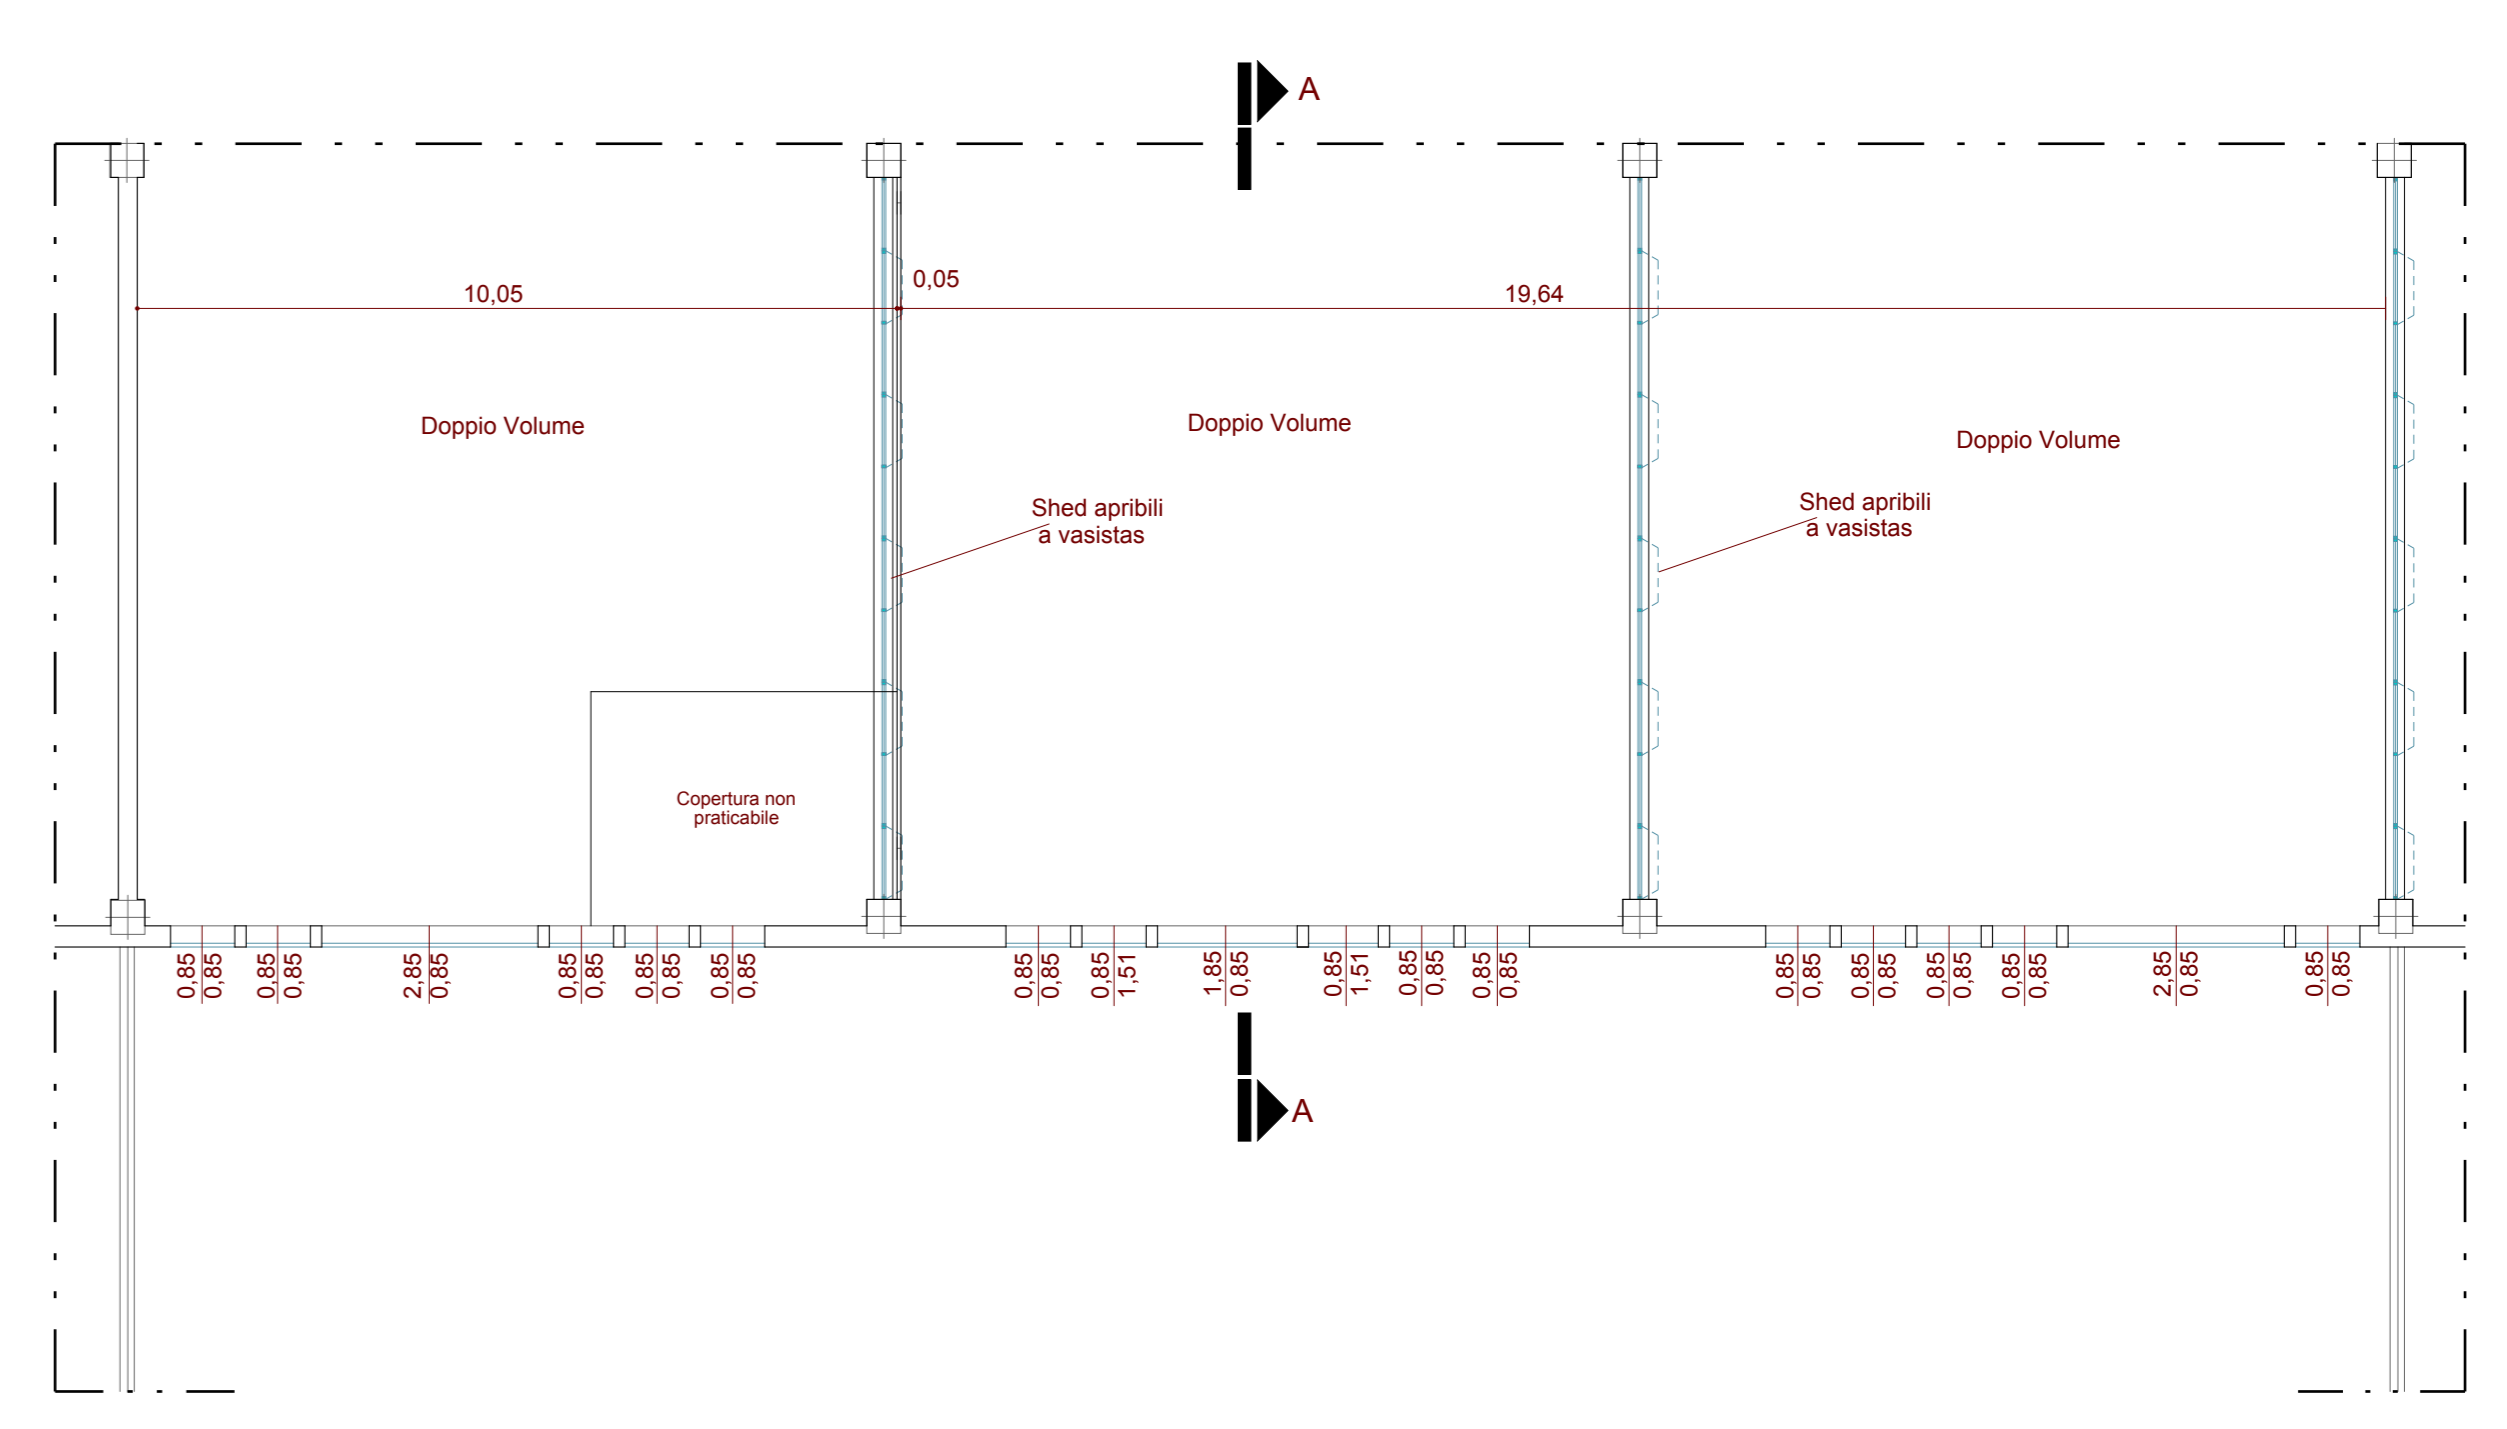

PIANTA COPERTURA scala 1:100

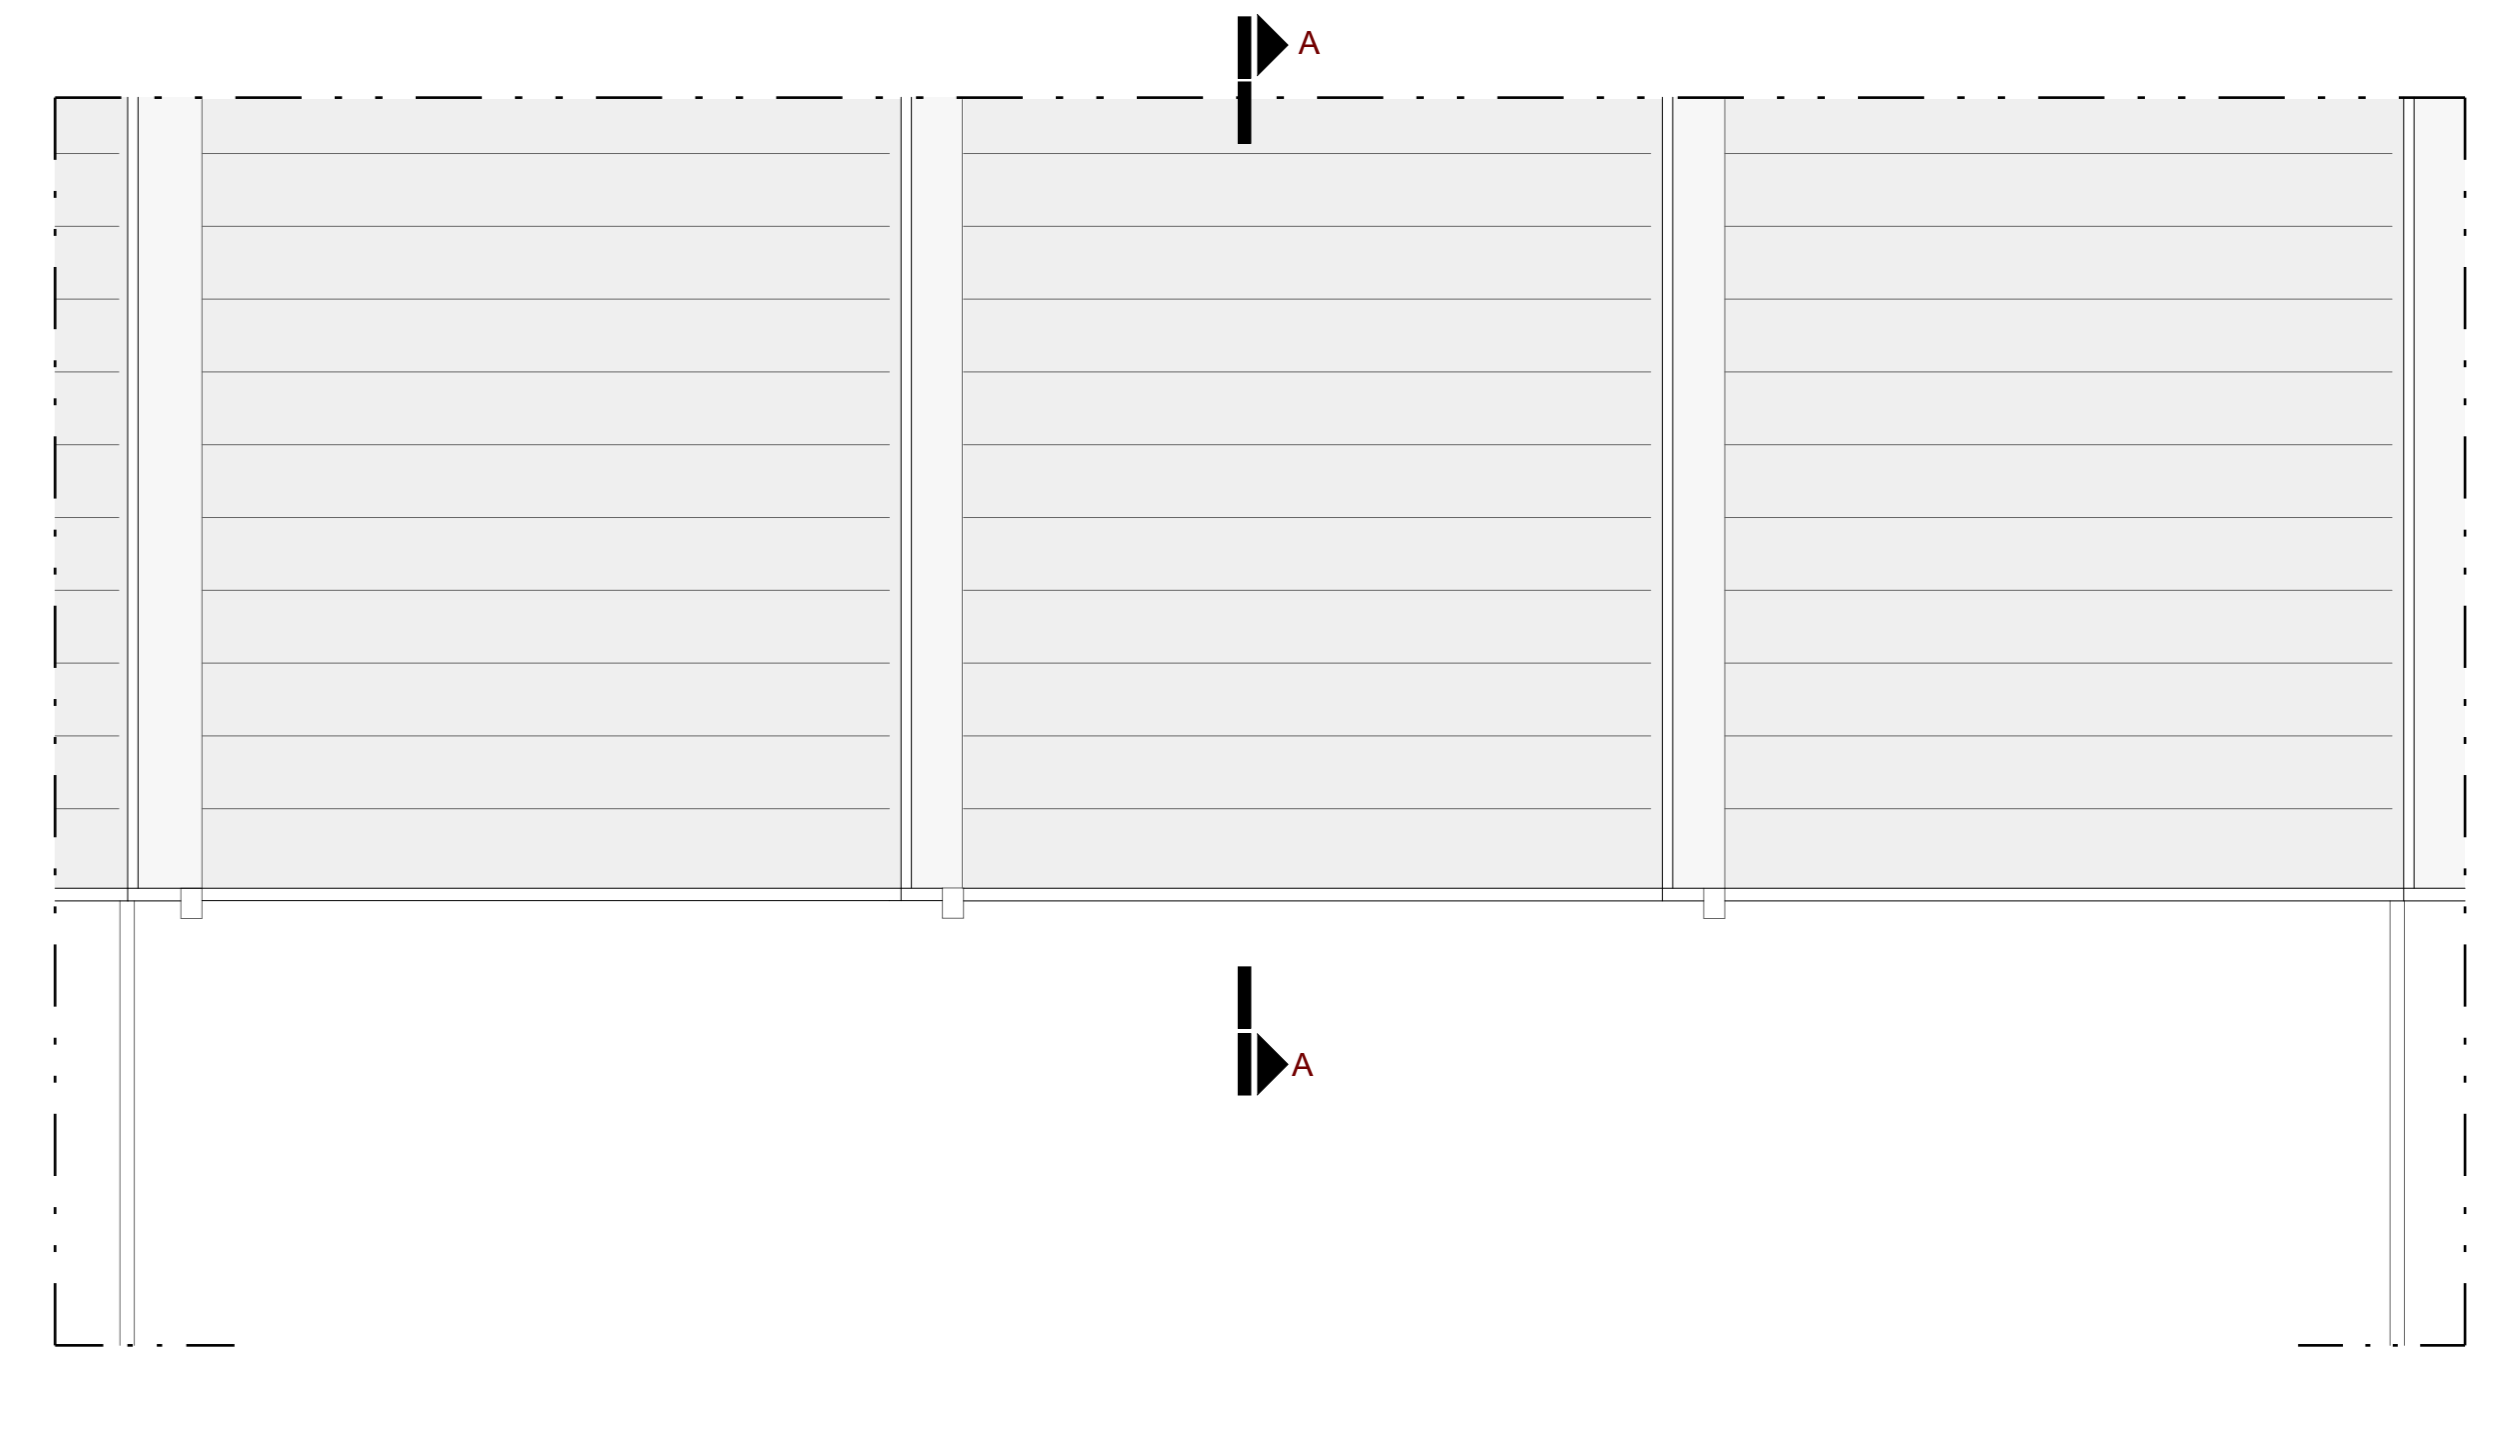


PROSPETTO SUD scala 1:100

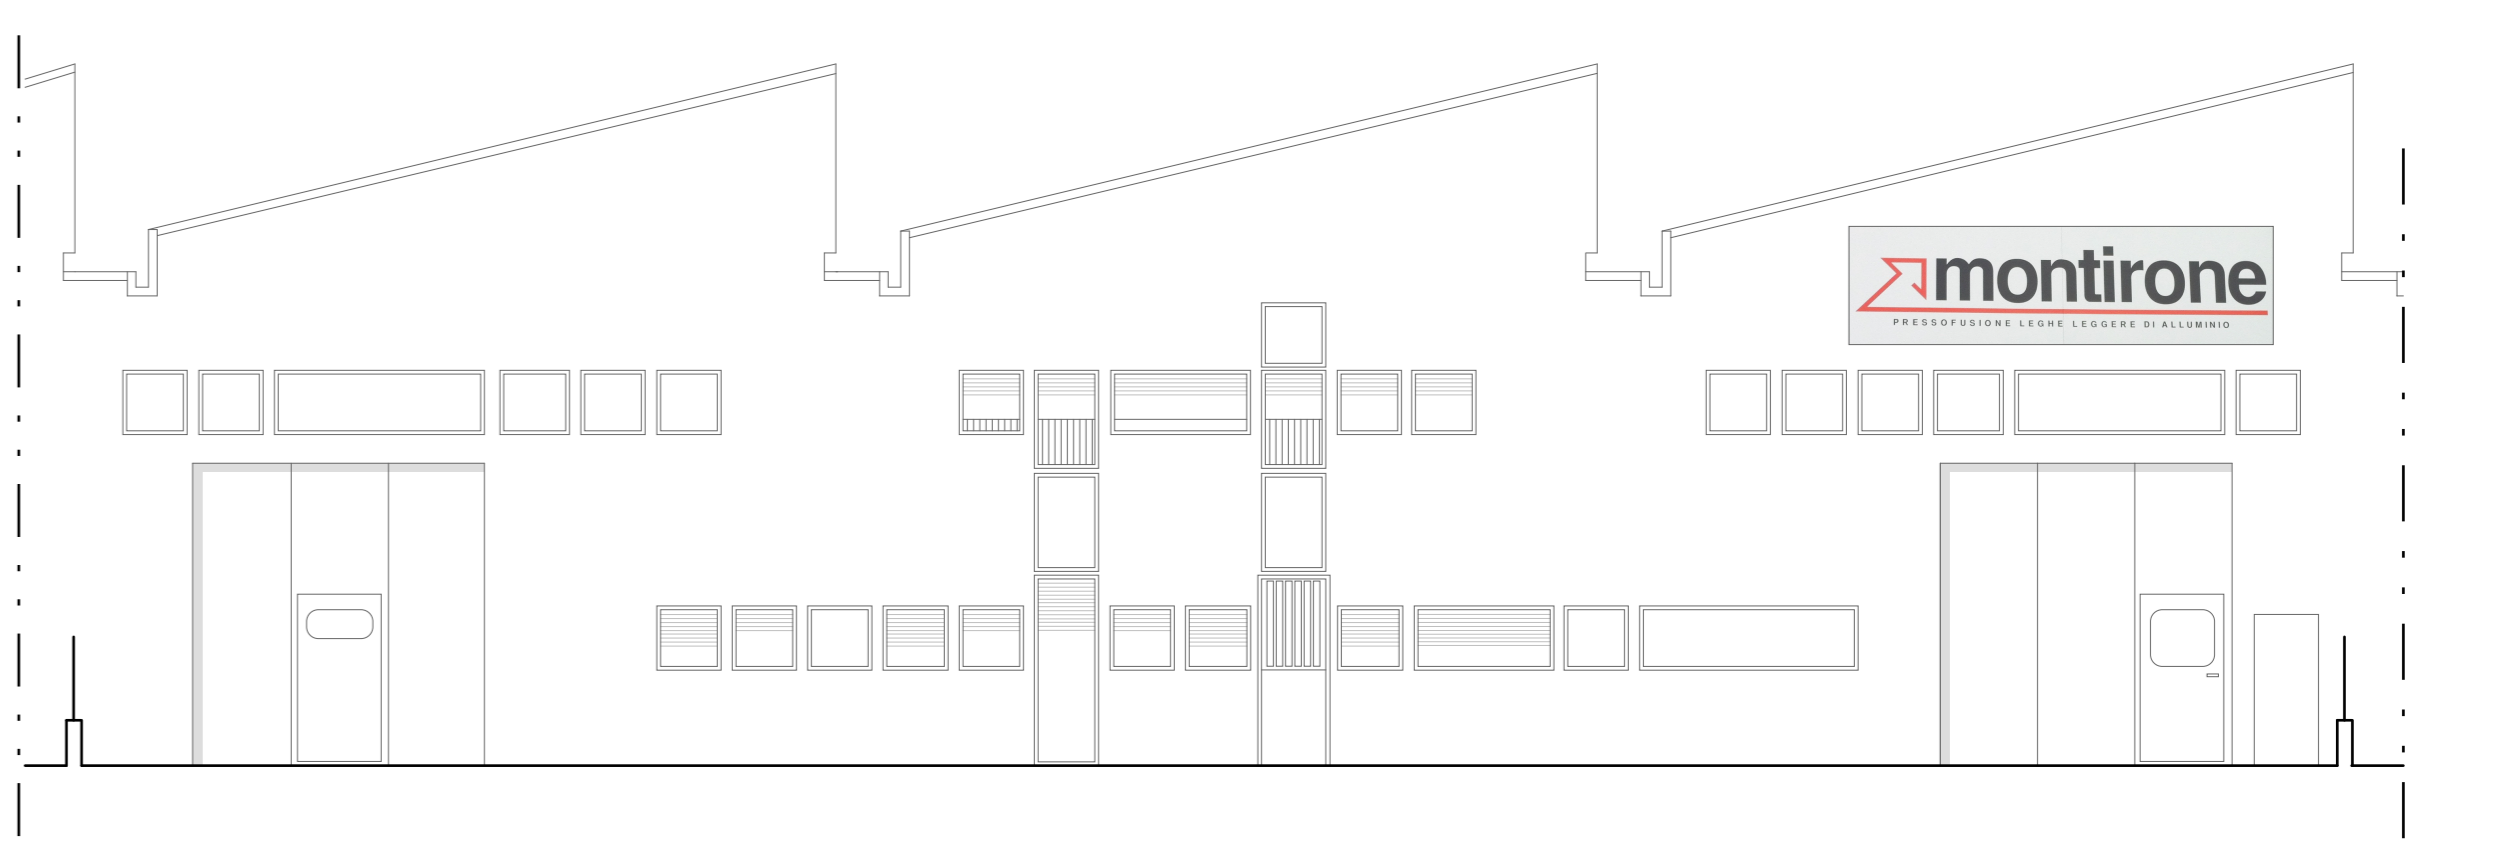

PLANIMETRIA SCHEMA FOGNANTE E PRESA ACQUEDOTTO

LEGENDA:

	Cable pluviali (pozzeri)		Presi Acquedotto
	Pozzeri ipotesi-Raccordo dim. 40 x 40		Canalizzazioni acque bianche
	Silone 100mm x 100		Canalizzazioni acque nere
	Pozzeri a castella 40 x 40		Fognatura Comunale
	Fossa biologica		

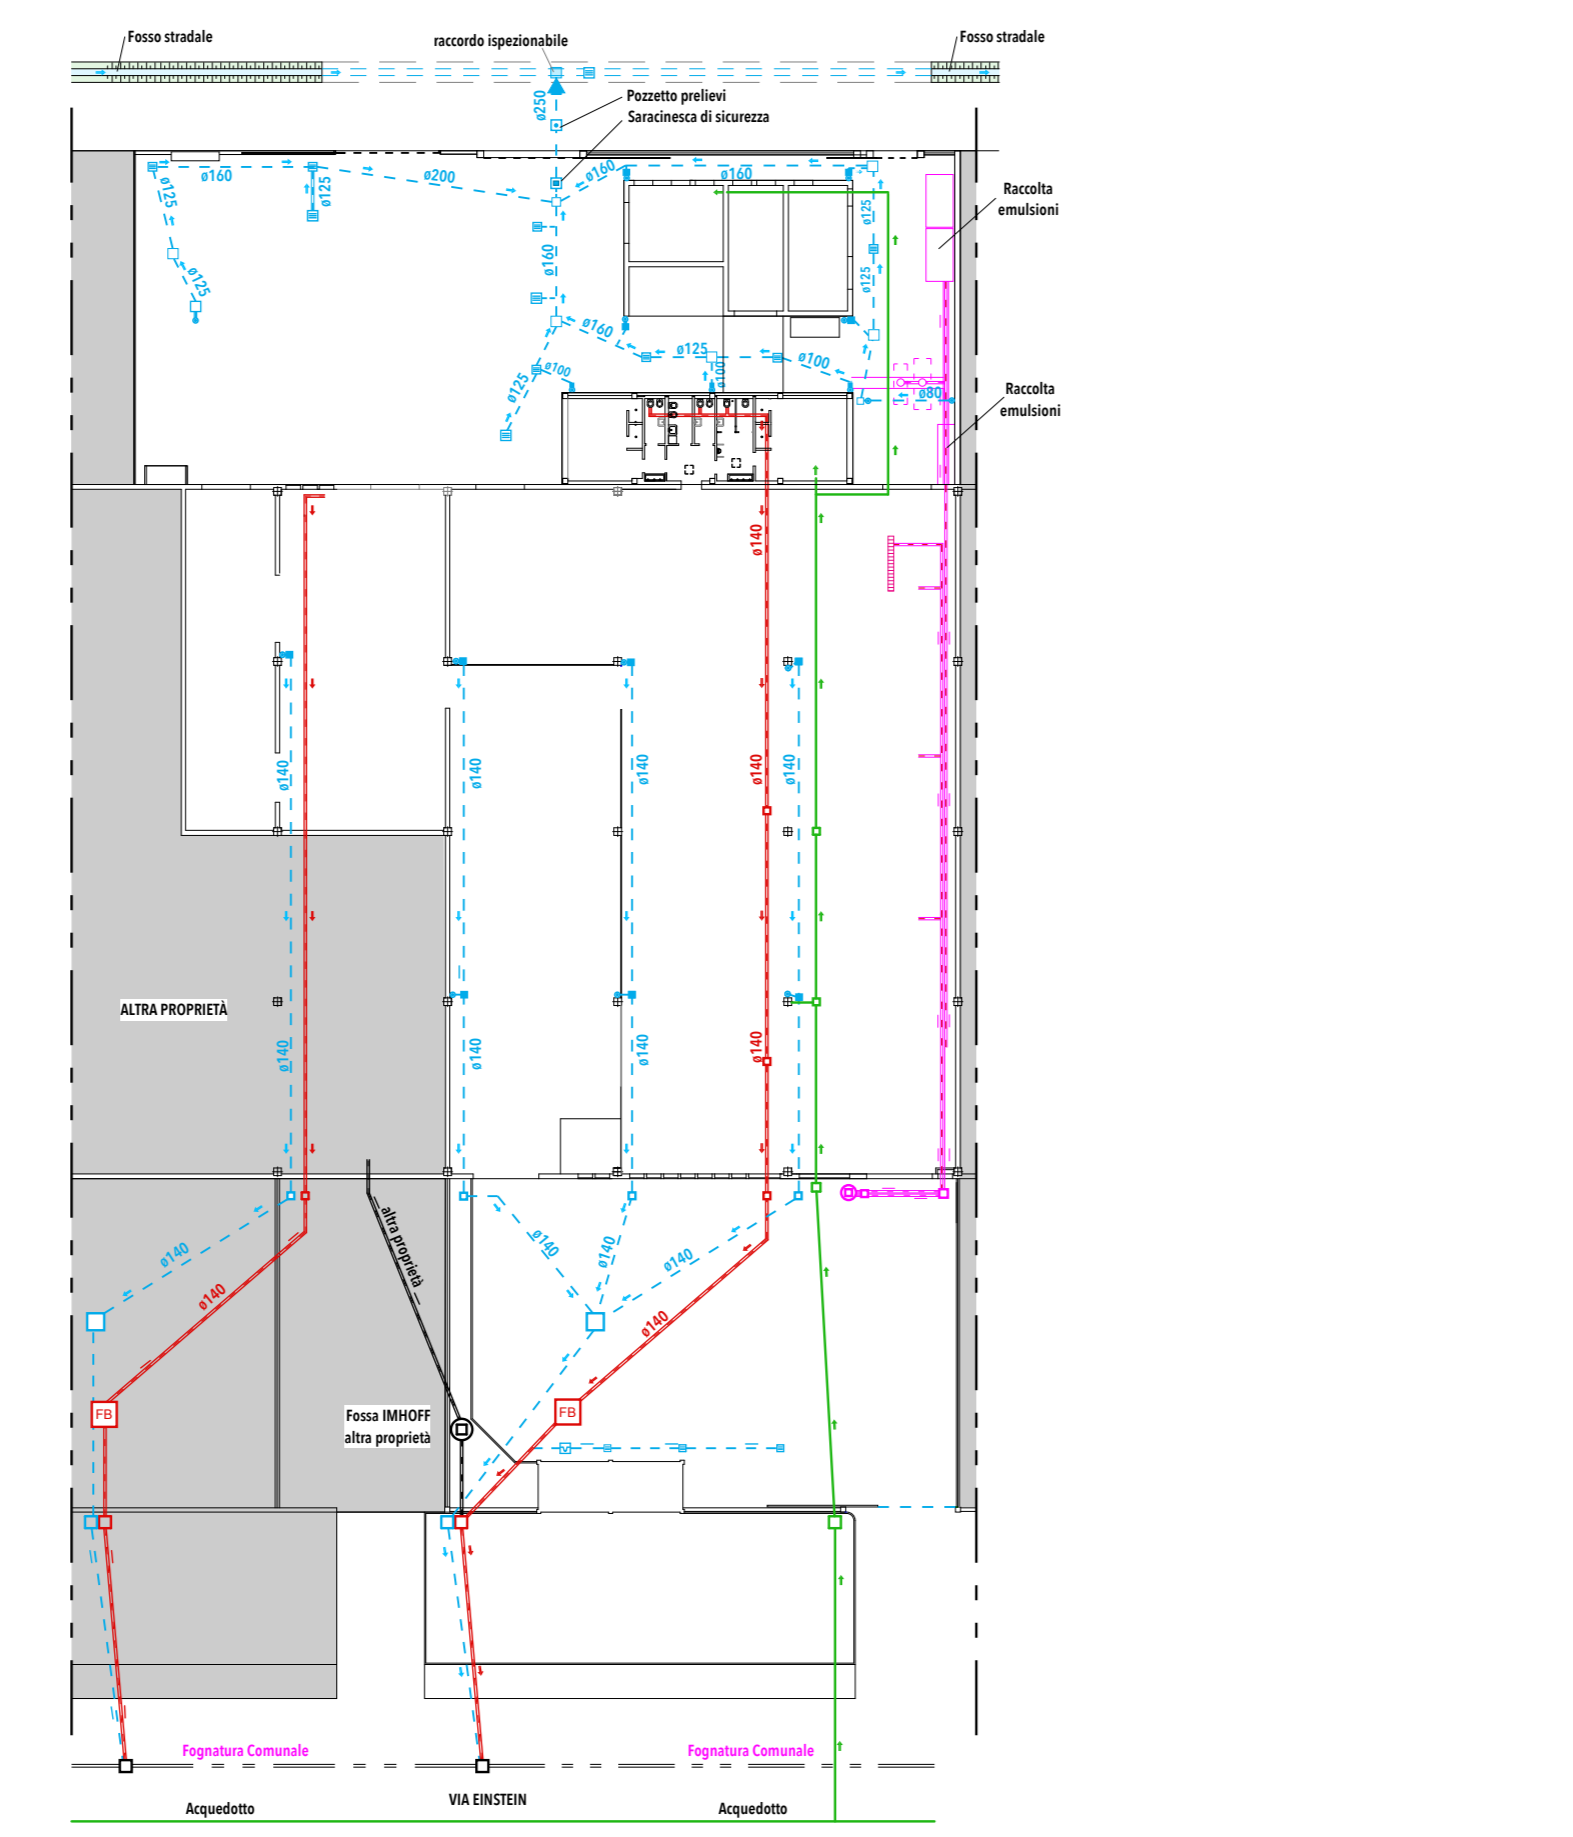

SEZIONE A-A scala 1:100

